



LEGENDA POLOHOOPISU:

- NOVÉ NADZEMNÍ KABELOVÉ VEDENÍ NN-VO
- - - - - NOVÉ PODZEMNÍ KABELOVÉ VEDENÍ NN-VO
- STÁVAJÍCÍ KABELOVÉ VEDENÍ NN-VO
- ZAMĚŘENÁ HRANICE KOMUNIKACE
- ZAMĚŘENÁ HRANICE OPLOCENÍ
- ⊕ ZEMNÍ SOUSTAVA
- ⊙ NOVÝ 4m STOŽÁR-LED SVÍTIDLO
- ⊙ STÁVAJÍCÍ SVÍTIDLO
- ⊙ STÁVAJÍCÍ BETONOVÝ STOŽÁR, SE SVÍTIDLEM
- POMOCNÝ STOŽÁR-PODPĚRA NADZEMNÍHO VEDENÍ NN
- CHRÁNIČKA
- ZAMĚŘENÝ PRŮBĚH METALICKÉHO KABEU
- NEZAMĚŘENÝ PRŮBĚH METALICKÉHO KABEU
- VEŘEJNÝ VODOVOD
- VEŘEJNÁ SPLAŠKOVÁ KANALIZACE
- ZÁKRES STL PLYNOVODU


KABEL NN - VODOVOD:

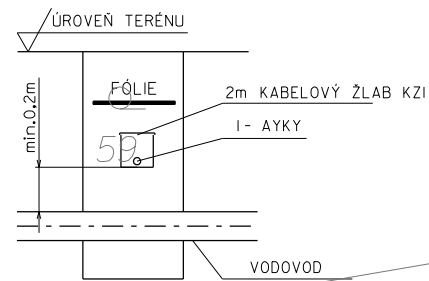


VZOROVÁ KRÍŽENÍ

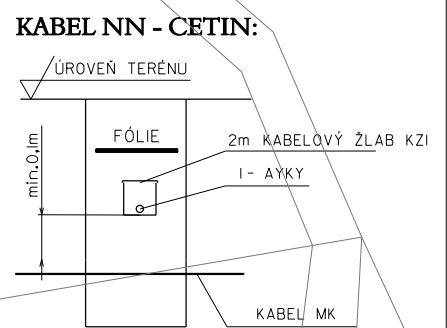

KABEL NN - KANALIZACE:

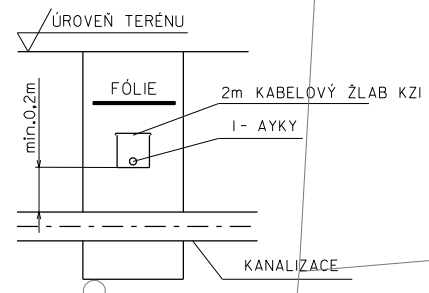


KABEL NN - KABEL VO:

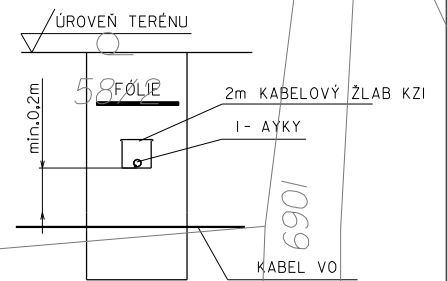


POZNÁMKA K SÍTÍM CETIN:

- 1) ZEMNÍ PÁSEK BUDE ULOŽEN POD KABELY NN DLE ŘEZU
- 2) KABELY NN BUDOU ULOŽENY DO KABELOVÝCH ŽLABŮ POD KABELY CETIN (JEN V KOLIZNÍCH MÍSTECH-SOUBĚHU A KRÍŽENÍ)
- 3) V MÍSTĚCH OSAZENÍ LAMP DO ZEMĚ BUDOU KABELY CETIN OSAZENY DO DÉLENÝCH PVC CHRÁNIČEK PR.110MM, PŘESAHUJÍCÍ NA KAŽDOU STRANU JEDEN METR
V TOMTO MÍSTĚ BUDE KABEL SPOLEČNOSTI CETIN VYOSEN Z TRASY PRO NEZBYTNÉ ULOŽENÍ LAMPY DO ZEMĚ OSAZENÁ CHRÁNIČKA POZVÁT TECHNICKÁ SPOLEČNOSTI CETIN VYPÍSKÁNÍ SÍTÍ, PRO KONTROLU ULOŽENÍ A NEPOŠKOZENÝCH SÍTÍ PŘED ZÁHOZEM

ŘEZ C-C' - PŘEKOP KOMUNIKACE - 1xNN:

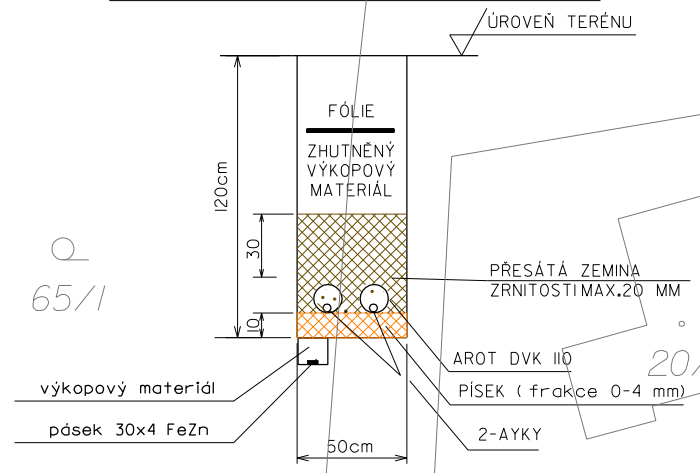

ŘEZ D-D' - KRAJNICE KOMUNIKACE - 1xNN:

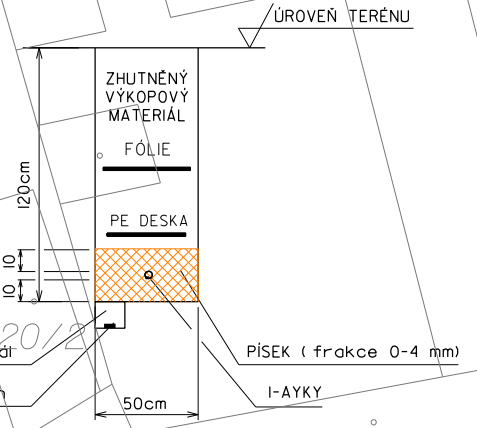

POZOR!

STÁVAJÍCÍ PODZEMNÍ SÍTĚ ZAKRESLENY ORIENTAČNĚ !!!
PŘED ZAHÁJENÍM PRÁCE ZAJISTIT VYTYČENÍ
VŠECH PODZEMNÍCH SÍTÍV TRASE STAVBY !!!
JEDNÁ SE O TYTO SÍTĚ:

- KABELY NN a VN - ČEZ Distribuce, a.s.
- sdělovací kabely - CETIN
- veřejné osvětlení - Obec Psáry
- vodovod a kanalizace - VHS Benešov s.r.o.
- STL plynovod - PPD, a.s.

KABELY CETIN OSAZENY DO DÉLENÝCH PVC CHRÁNIČEK PR.110MM, PŘESAHUJÍCÍ NA KAŽDOU STRANU JEDEN METR

| | | | |
|---|--|--|---|
| <p>Milan MAŠEK Projekce elektro</p> | | <p>Krusičany 74 257 41 Týnec nad Sázavou tel. 317 701 637, mobil 606 359 203 fax 317 701 637</p> | <p>Zodpovědný projektant: Ing. Mašek Milan Vypracoval: Ing. Mašek Milan</p> |
| Obec: Psáry | Název stavby: Psáry- ul. Úzká, U Potoka, rozšíření veřejného osvětlení | | Kreslil: Ing. Milan Mašek |
| Koordinační situace ul. Úzká | | | Stavební úřad: Jesenice 140/1 |
| Objednatel: Obec Psáry, Pražská 137, 252 44 Psáry | Investor: Obec Psáry, Pražská 137, 252 44 Psáry | Měřítko: 1:500 | Datum: 12/2017 |
| | | | F.6 |